
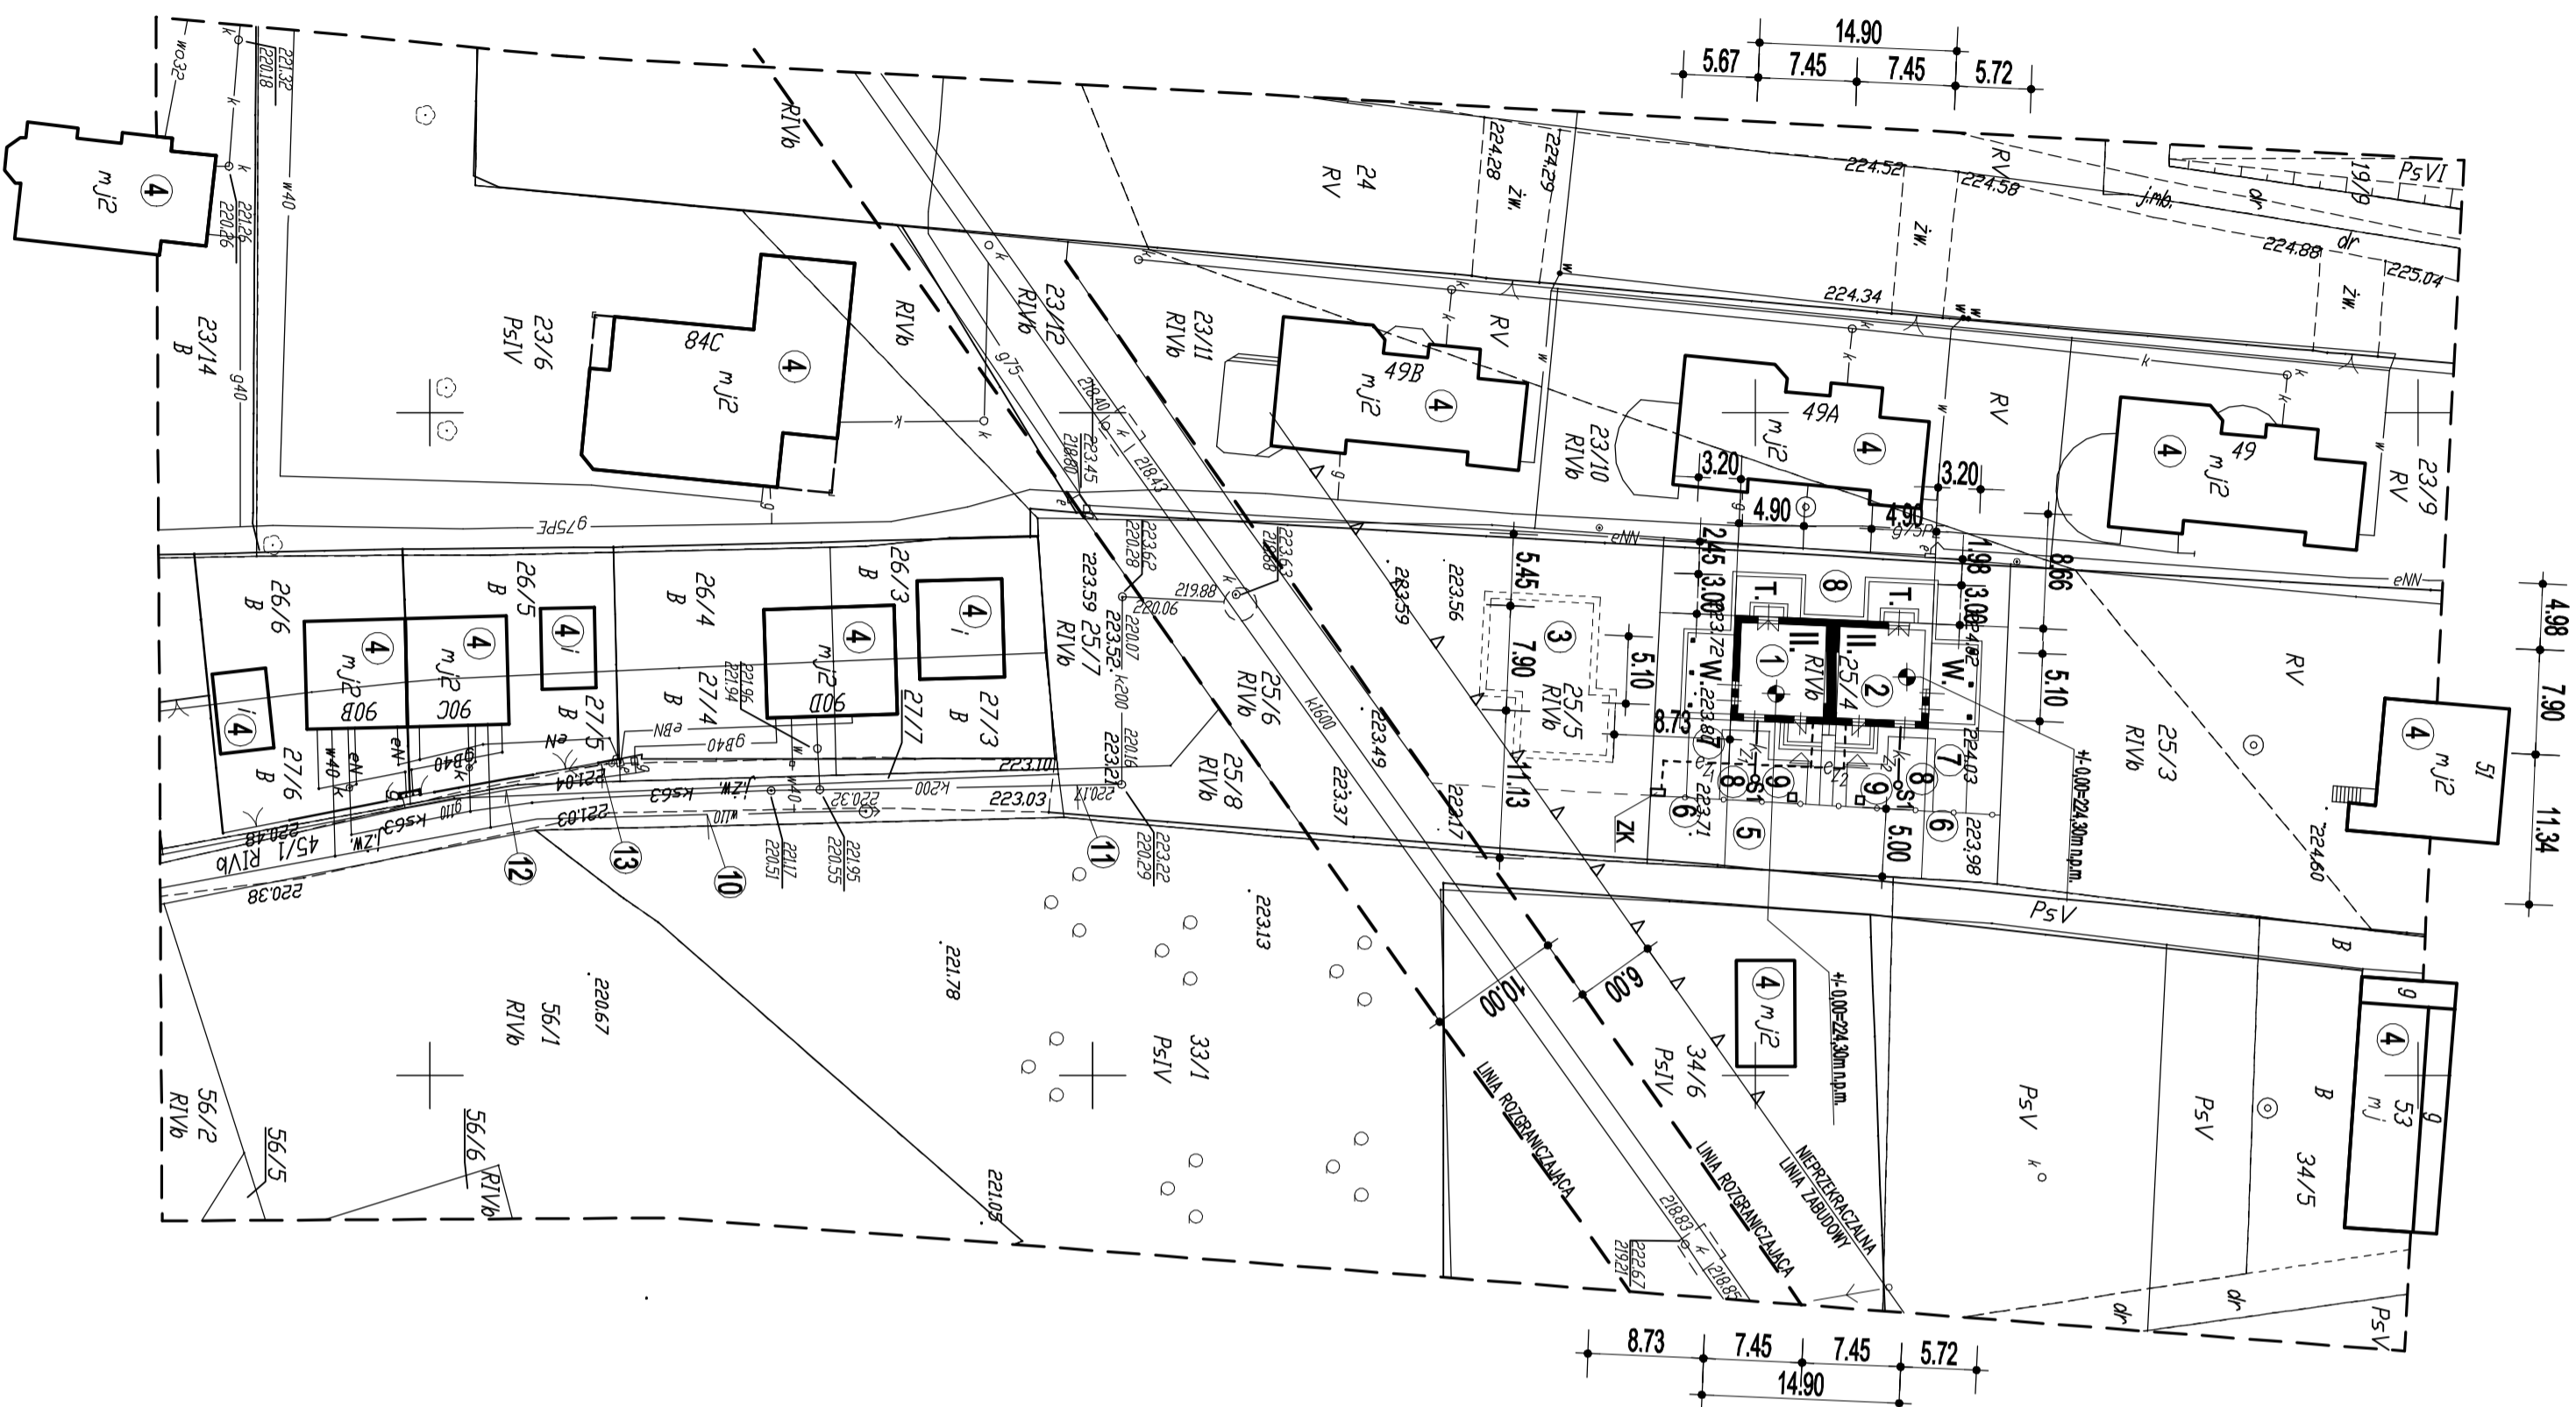


X=5542700.00  
Y=7501750.00

X=5542700.00  
Y=7501900.00

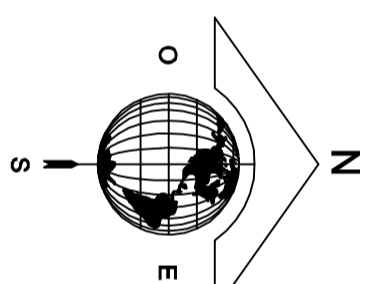

Nr ark. mapy: 712421213464\_435  
Uoj: młopolishe  
Poinit: n. Tarnów  
Jednostka ewidencyjna: 126301 I - n. Tarnów  
Dane ewidencyjne: 0207 - Tarnów  
Miejsce: Tarnów  
Ulica: Dłkano  
Działka nr.: 25/4 i inne

**MAPA**  
do celów projektowych  
Skala 1 : 500

Wykonawca: ID Pracę 0104640138202015  
BIURO GEODEZJI  
mgr inż. MICHAŁ MUCHA  
ul. Torowo 13/17 33-100 Tarnów  
NIP 873-288-48-47 REGON: 120797563

GEODETA UPRAWNIONY  
mgr inż. Janusz Mucha  
Nr. Upr. 9178 Zakres 1.2  
Wydane dn. 19.03.1990.  
PRZEZ MINISTRA GOSPODARSTWA  
PRZEMISŁOWY I BUDOWNICTWA  
Tarnów, 04.05.2016

**UWAGA!**  
W granicach projektowanej inwestycji brak jest obiektów służebności gruntowych w księgach wieczystych.  
Nie wyklucza się istnienia w terenie innych nie wykazanych na niniejszej mapie urządzeń podziemnych, które nie były zgłoszone do inwentaryzacji. Inwentaryzacji lub o których brak jest informacji w inwentaryzacji brzozytych.

### PROJEKT ZAGOSPODAROWANIA DZIAŁKI NR 25/4 OBR. 207 przy ul. Okana; INWESTOR: EURO - MONTAŻ - BUDOWNICTWO, Katalizyna Sadowska, 33-150 Wola Rzędzińska 436B;

- LEGENDA:**
1. PROJEKTOWANY BUDYNEK MIESZKALNY JEDNORODZINNY W ZABUDOWIE BUDYNKOWEJ
  2. PROJEKTOWANY BUDYNEK MIESZKALNY JEDNORODZINNY W ZABUDOWIE BUDYNKOWEJ
  3. PLANOWANY BUDYNEK MIESZKALNY JEDNORODZINNY WOLNOSTOJĄCY
  4. SĄSIEDNIA ZABUDOWA
  5. USTANOWIONA SŁUBCOŚĆ DROGOWA SZER. 5,0m
  6. ISTNIEJĄCY WLAZD NA DZIAŁKĘ
  7. PROJEKTOWANE TRAMWAJNIE I ZIELENICE
  8. PROJEKTOWANE TRAMWAJNIE I ZIELENICE
  9. PROJ. MIEJSCE GROMADZENIA ODPADÓW STALYCH
  10. ISTN. SIĘĆ WODOCIĄGOWA
  11. ISTN. SIĘĆ KANALIZACYJNA
  12. ISTN. SIĘĆ GAZOWA
  13. ISTN. LINIA ENERGETYCZNA NAPWIĘTRZNA

Nie wyklucza się istnienia w terenie innych nie wykazanych na niniejszej mapie urządzeń podziemnych, które nie były zgłoszone do inwentaryzacji lub o których brak jest informacji w inwentaryzacji brzozytych.

Powinno być, że dokument został opracowany w wyniku prac geodezyjnych i kartograficznych, których rezultaty zawiera operat techniczny wpisany do ewidencji materiałów państwowego zasobu geodezyjnego i kartograficznego

Organ prowadzący państwowy zasób geodezyjny i kartograficzny: PREZYDENT MIASTA TARNOWA

Identyfikator ewidencyjny materiału zasobu operat techniczny: P 1263 2016 594

Data wpisania operatu technicznego do ewidencji materiałów zasobu: 2016.05.23

Legenda nr 3820-15-1

- K<sub>21</sub> - PROJEKTOWANA ZMIENIENNA INSTALACJA KANALIZACYJNA
- K<sub>22</sub> - PROJ. SŁUB. od budynku do SI
- E<sub>21</sub> - PROJEKTOWANA ZMIENIENNA INSTALACJA ELEKTRYCZNA
- E<sub>22</sub> - WYK. I-16-50mB - od ZK do budynku
- I<sub>21</sub> - TRASA
- ZK - PROJ. ZAKŁ. KABLENE W LINII PLANOWANEGO OGRÓDZENIA
- SI - STUJENKI BENZYNY
- SI - GRANICA DZIAŁKI
- SI - GRANICA OBSZARU DZIAŁKI DO WYKAZANIA Z PRODUKCJI ROLNEJ

ZA ZGODNOŚĆ Z ORYGINAŁEM KOPII MAPY ZASNOWICZEJ DO CELÓW PROJEKTOWYCH, PRZYJĘTEJ DO FORMALNEGO ZASOBU GEODEZYJNEGO W DNIU 23.05.2016 R. I ZAMENDIONOWANEGO POD NUMEREM P.1263.2016.594

LIWROG:  
WYMIAROWANIE BUDYNKU NA ZAGOSPODAROWANIE  
PODANO Z UWZGLĘDNIENIEM WARSZTATY OPERACYJNEJ  
POMIERNICZNA DZIAŁKA DO WYKAZANIA Z PRODUKCJI ROLNEJ  
R1Vb - 641,00m<sup>2</sup>

BILANS TERENU	
POWIERZCHNIA DZIAŁKI	641 m <sup>2</sup>
POWIERZCHNIA BUDYNKOWA	641 m <sup>2</sup>
POWIERZCHNIA PROJEKTOWANEJ ZABUDOWY	118,32 m <sup>2</sup>
POWIERZCHNIA PROJEKTOWANEGO OGRÓDZENIA	192,48 m <sup>2</sup>
POWIERZCHNIA WŁAZÓW, TRAS, PROJEKTOWANEGO TRAMWAJN I ZIELENIC	182,00 m <sup>2</sup>
POWIERZCHNIA POD USTANOWIENIE SŁUBCOŚCI	15,00 m <sup>2</sup>

**APM STUDIO**  
PRACOWNIA PROJEKTOWA  
ARCHITECT PAMEŁ MICHON  
UL. BERNARDYŃSKA 15, 33-100 TARNÓW  
TEL. 085-748 0189-81-488  
E-mail: p.michon@apmstudio.pl

OBIEKT:  
DWA BUDYNKI MIESZKALNE JEDNORODZINNE  
W ZABUDOWIE BUDYNKOWEJ  
LOKALIZACJA:  
TARNÓW DZ NR 25/4 OBR. 207  
przy ul. Okana

NAZWA RYSUNKU:  
PROJEKT ZAGOSPODAROWANIA DZIAŁKI  
SKALA: 1: 500 NUMER RYSUNKU: A1  
BRANŻA  
ARCHITEKTURA  
STADIUM  
PROJEKT BUDOWLANY

PROJEKTOWAŁ:  
MGR INŻ. ARCH. PAMEŁ MICHON  
PRACOWNIA DO PROJEKTOWANIA BEZ OGRANICZENIA  
W STEREOIDACH ARCHITEKTURALNYCH NR 17304/08/2007  
PEŁNIECZ:  
POPPIS

DATA OPRACOWANIA  
BRANŻA SANITARYJNA  
MGR INŻ.  
WOCIECH RYSIŃSKI  
mgr inż. inżynier architekt  
w specjalności sanitarna  
Nz. ewid. nr: P104274P105813  
BRANŻA ELEKTRYCZNA  
MGR INŻ.  
BOGUSŁAW SORPOCH  
mgr inż. inżynier architekt  
w specjalności elektryczna  
Nz. ewid. nr: 1804-326338

DATA OPRACOWANIA  
BRANŻA SANITARYJNA  
MGR INŻ.  
WOCIECH RYSIŃSKI  
mgr inż. inżynier architekt  
w specjalności sanitarna  
Nz. ewid. nr: P104274P105813  
BRANŻA ELEKTRYCZNA  
MGR INŻ.  
BOGUSŁAW SORPOCH  
mgr inż. inżynier architekt  
w specjalności elektryczna  
Nz. ewid. nr: 1804-326338